

基隆表演藝術中心  
演藝廳

Keelung Performing Arts Center

PERFORMANCE  
HALL

PRODUCTION

DIRECTOR

DESIGNER

LIGHTING

PERFORM

DRAWN BY

DRAWING TITLE

燈光圖

Lighting Plot

No Scale For A3

DRAWING DATE

2022/11/20

PRINT DATE

2022/10/27

KEY	
	ALTMAN SKY CYC 04 1kw
	ALTMAN FRESNEL 8" 1kw
	PAR64 CP62(Medium) FFR
	ETC SOURCE FOUR10° 750w
	ETC SOURCE FOUR14° 750w
	ETC SOURCE FOUR26° 750w
	ETC SOURCE FOUR36° 750w
	STRAND SL26° 575w
	STRAND SL36° 575w
	追蹤燈: LYCIAN_1275UT 1200w

 
- Intercom 輸出孔
- 網路訊號輸入孔
- 網路視訊傳輸孔
- DMX 輸入訊號
- DMX 輸出訊號
- DMX 輸出訊號
- 110V 插座
- C1 6迴路燈光埋地盒(muti)
- C2 2迴路燈光埋地盒
- C3 3迴路燈光埋地盒

配電箱  
電力系統:  
110VAC 60Hz 400A


調光機系統:  
ETC Sensor 共284迴路  
每迴路2.4kw

燈光控制台:  
ETC Element 60-250(channel)  
ETC Express 48 / 96  
ETC Element2

側燈架高度尺寸



Strand SL26 degree 575W

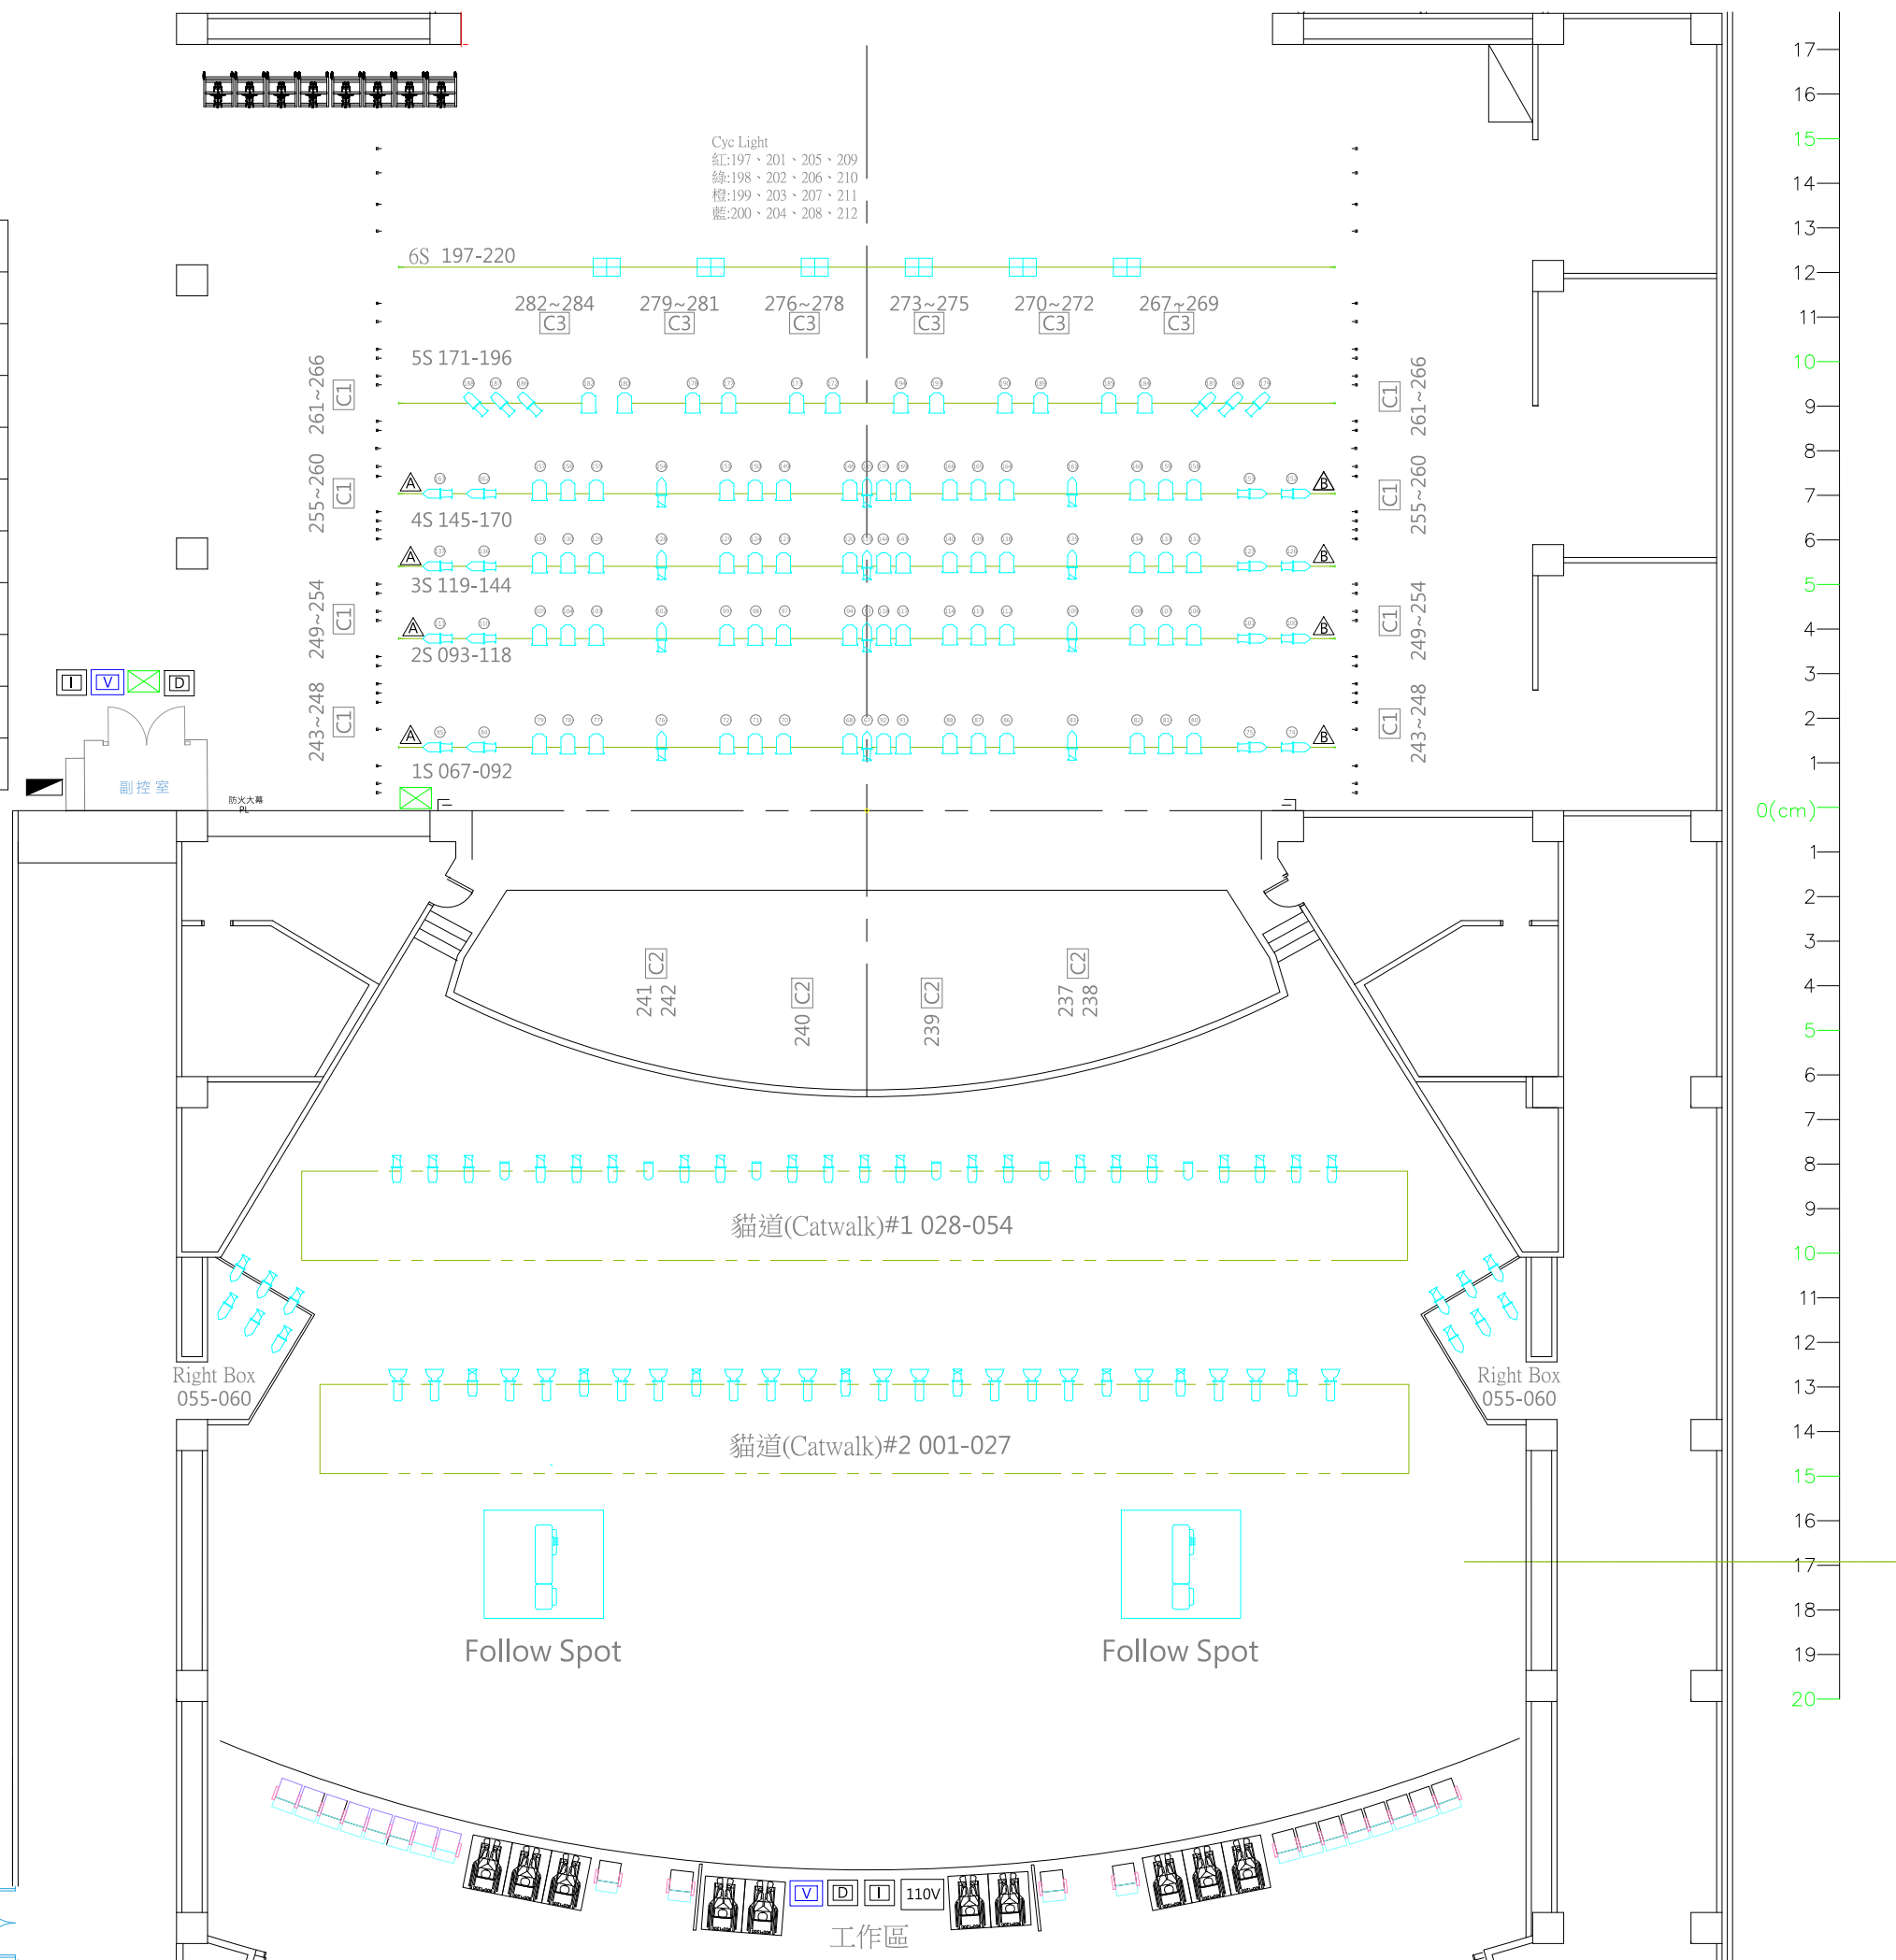

Cyc Light  
紅:197、201、205、209  
綠:198、202、206、210  
橙:199、203、207、211  
藍:200、204、208、212

0(cm)  
1  
2  
3  
4  
5  
6  
7  
8  
9  
10  
11  
12  
13  
14  
15  
16  
17  
18  
19  
20